

Установка приточно-вытяжной вентиляции. Установка ПВ8

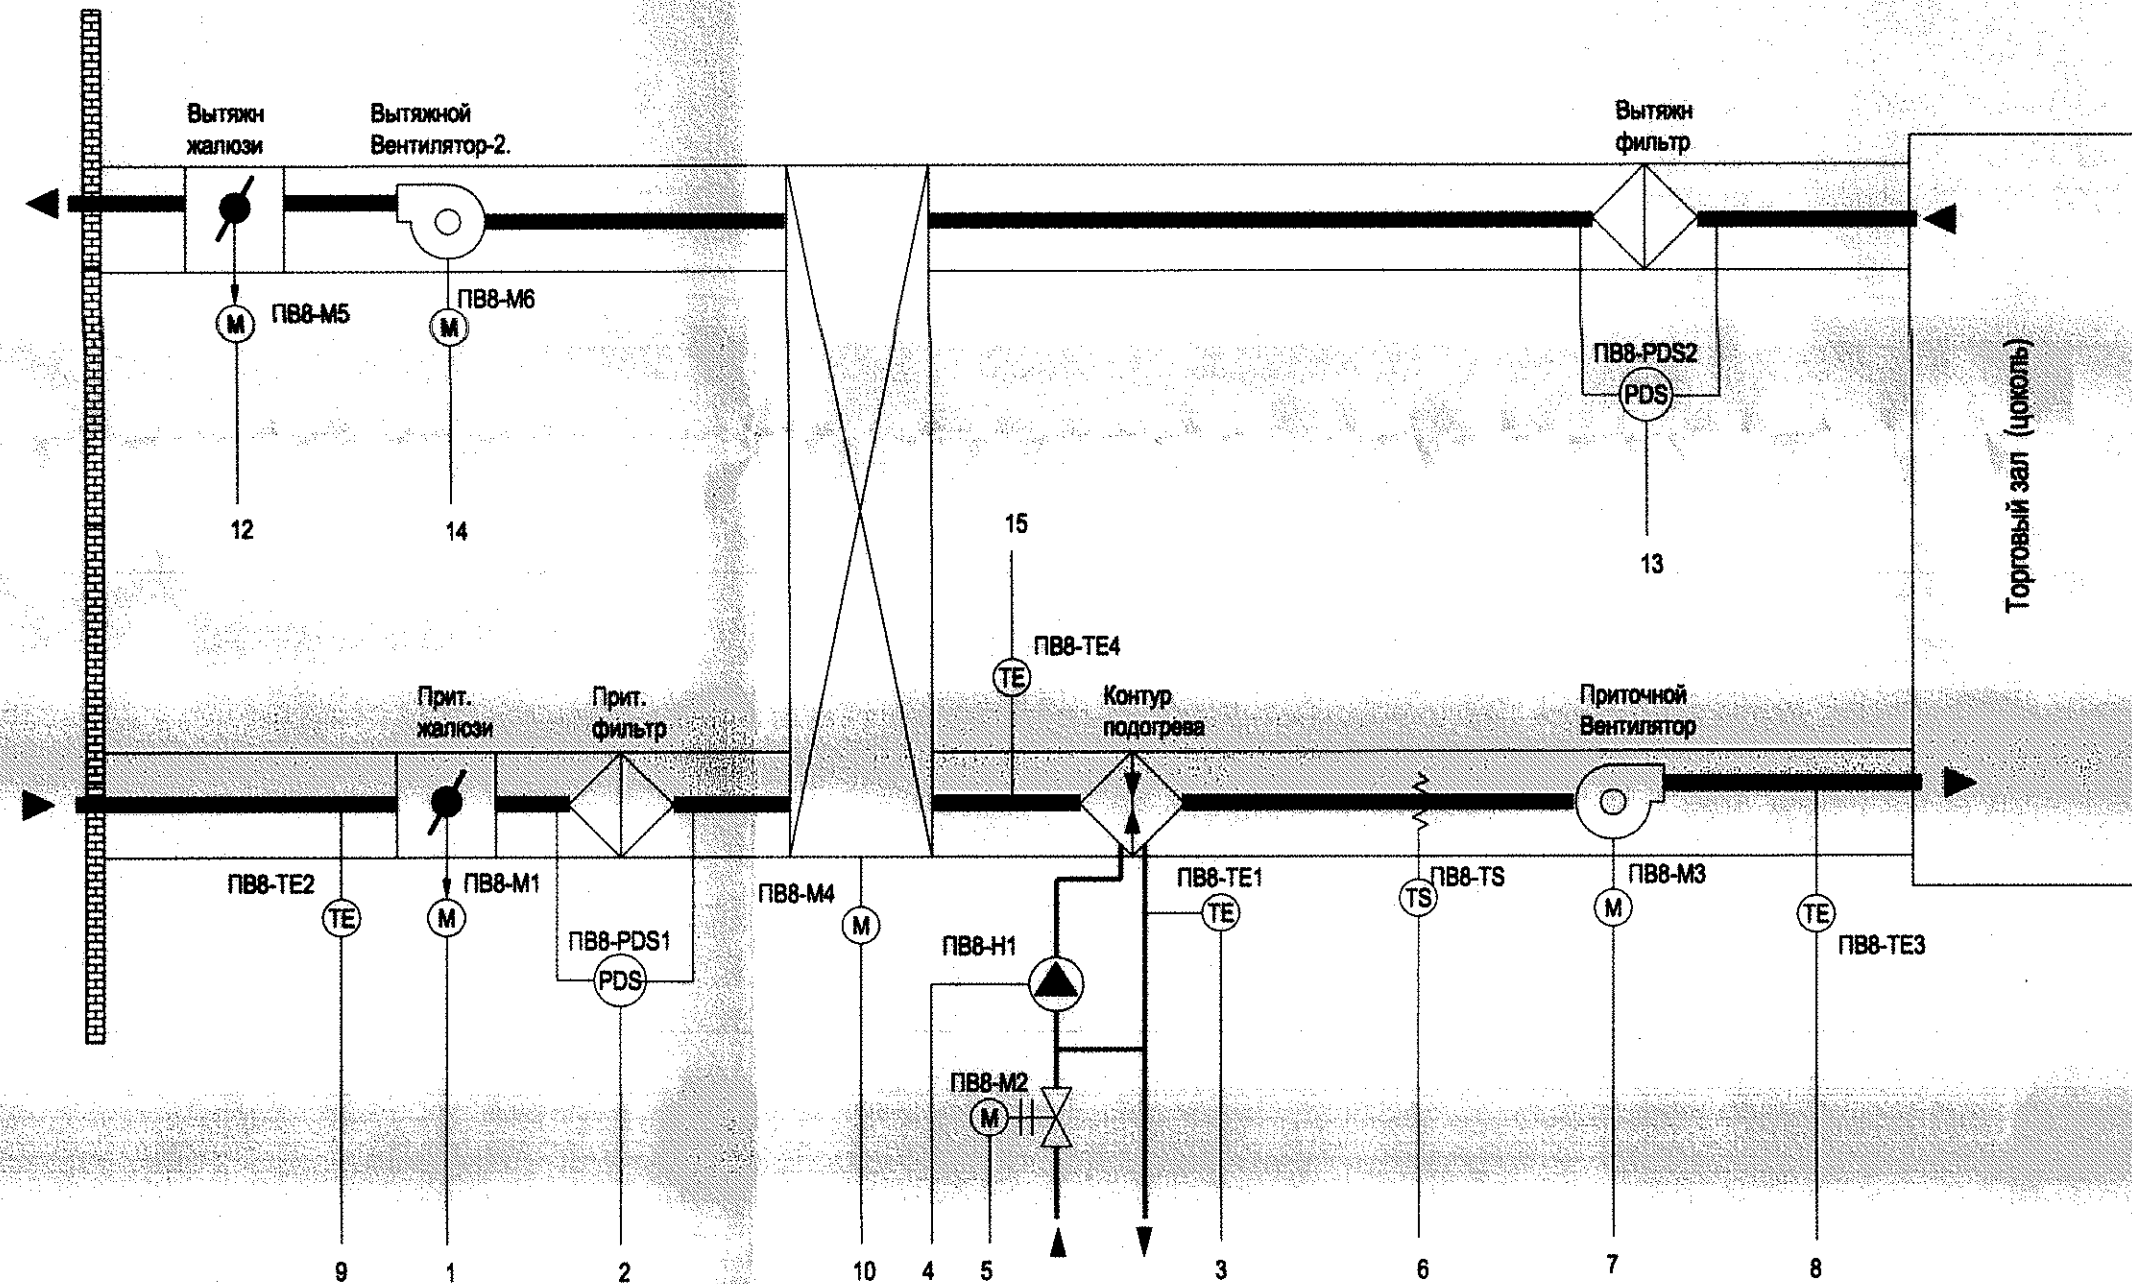


Таблица сигналов

N сигнала	Описание сигналов контроля и управления
1	Управление жалюзи приточного воздуха
2	Перепад давл. на приточном фильтре
3	Температура обратной воды нагревателя
4	Насос калориферной секции Н1
4.1	Положение ключа упр. (мест./дист.)
4.2	Работа насоса нагреват.
4.3	Авария двигателя (автоматы защиты)
4.4	Управление двигат. насоса (включ)
5	Управление вентилем нагревателя
5.1	Положение клапана от 0 до 100%
5.2	Управляющий сигнал от 0 до 100%
6	Опасность размораживания нагревателя
7	Двигатель приточного вент. М3
7.4	Управление двигат. вент. (включ)
8	Температура приточного воздуха
9	Температура воздуха на входе в установку
10	Двигатель роторного рекуператора
10.1	Авария с блока управления рот. рекуператора
10.2	Управление двигат. рекуп. (включ. пускателя)
10.3	Разрешение на запуск рекуператора
10.4	Управляющий сигнал от 0 до 100%
11	Положение жалюзи вытяжного воздуха
12	Перепад давл. на вытяжном фильтре
13	Управление двигателем вытяжного вент. М6
14	Сигнал "ПОЖАР" от ст. пожарной сигнализации
15	Температура воздуха до калорифера

АРХИВНЫЙ ЭКЗЕМПЛЯР

Цели управления	1 2 3 4 5 6 7 8 9 10 11 12 13 14														Кол-во точек	
	DI индикация	DO управление	AI измерение	AO регулирование	сигнализация (лампа)											
DI индикация																5
DO управление																4
AI измерение																4
AO регулирование																1
сигнализация (лампа)																

Примечания:
 1. Данная схема автоматизации разработана для системы ПВ8 и является применительной для систем ПВ2, ПВ9, ПВ10, ПВ7, ПВ22, ПВ23, ПВ24 с учетом изменения соответствующих префиксов
 2. Поставщик оборудования может изменить схему автоматизации и набор оборудования автоматизации по своему усмотрению при сохранении условий автоматической и дистанционной работы оборудования.

ООО «КВС-Юг»
 В производство работ
 Главный инженер *[Signature]*
 27.01.2015
РАСМОТРЕНО
 20.02.2015

						1202/001-АОВ		
						г. Кронштадт, ул. Сургина, д.14 лит. "А"		
ИЗМ.	КОЛ.ЛЧ	ЛИСТ	И ДОК.	ПОДП.	ДАТА	ЖИЛОЙ ДОМ СО ВСТРОЕННЫМИ ПОМЕЩЕНИЯМИ И ПОДЗЕМНОЙ АВТОСТОЯНКОЙ		
Руководит.	Гресь				01.14	СТАДИЯ	ЛИСТ	ЛИСТОВ
ГИП	Писев				01.14	Р	3	
Разработал	Китица				01.14	Схема автоматизации системы ПВ8 BRADD PROJECT		
Проверил	Ломкин				01.14			
Н. контроль	Лебедев				01.14			